



1 PLANTA BAIXA ATUAL

2 PLANTA BAIXA

CAMADA IMPERMEABILIZANTE - 5CM
LAJE IMPERMEABILIZADA I = 15 %

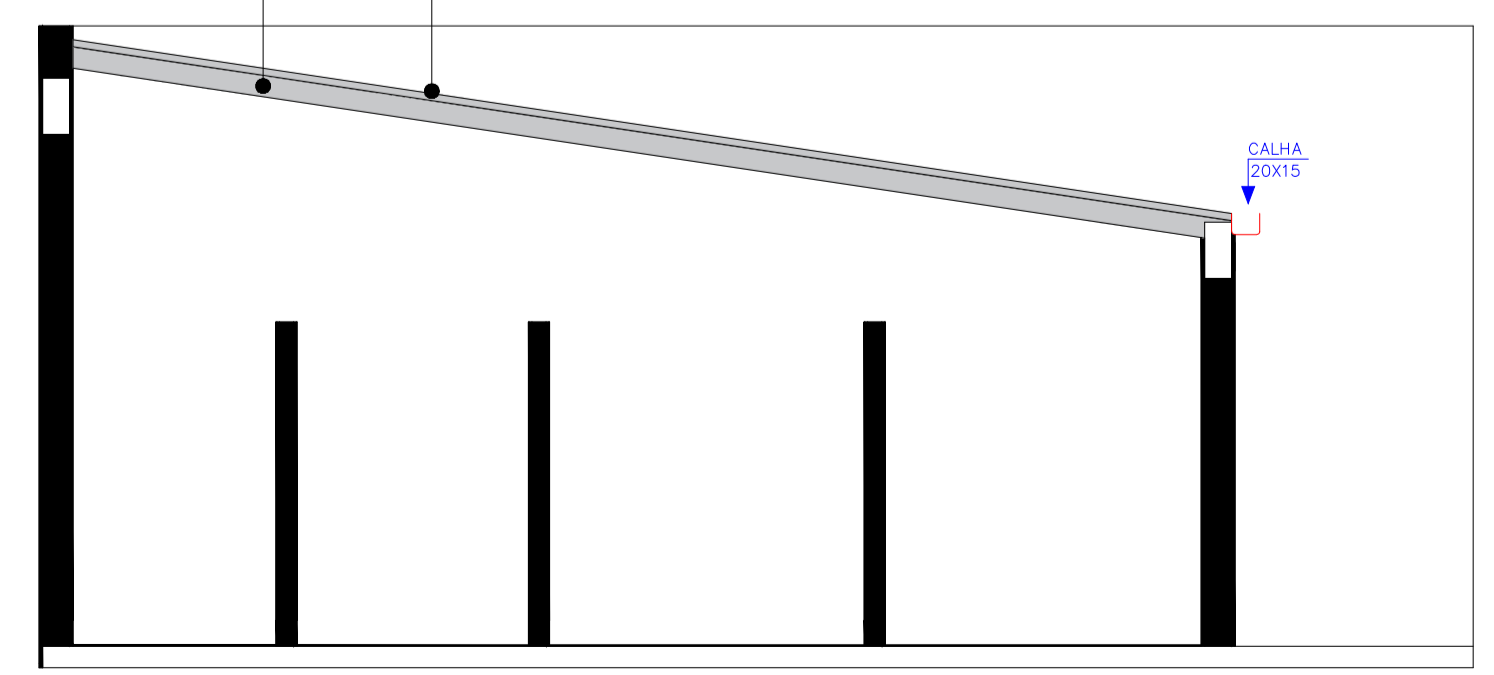

2 CORTE A
ESCALA 1:25

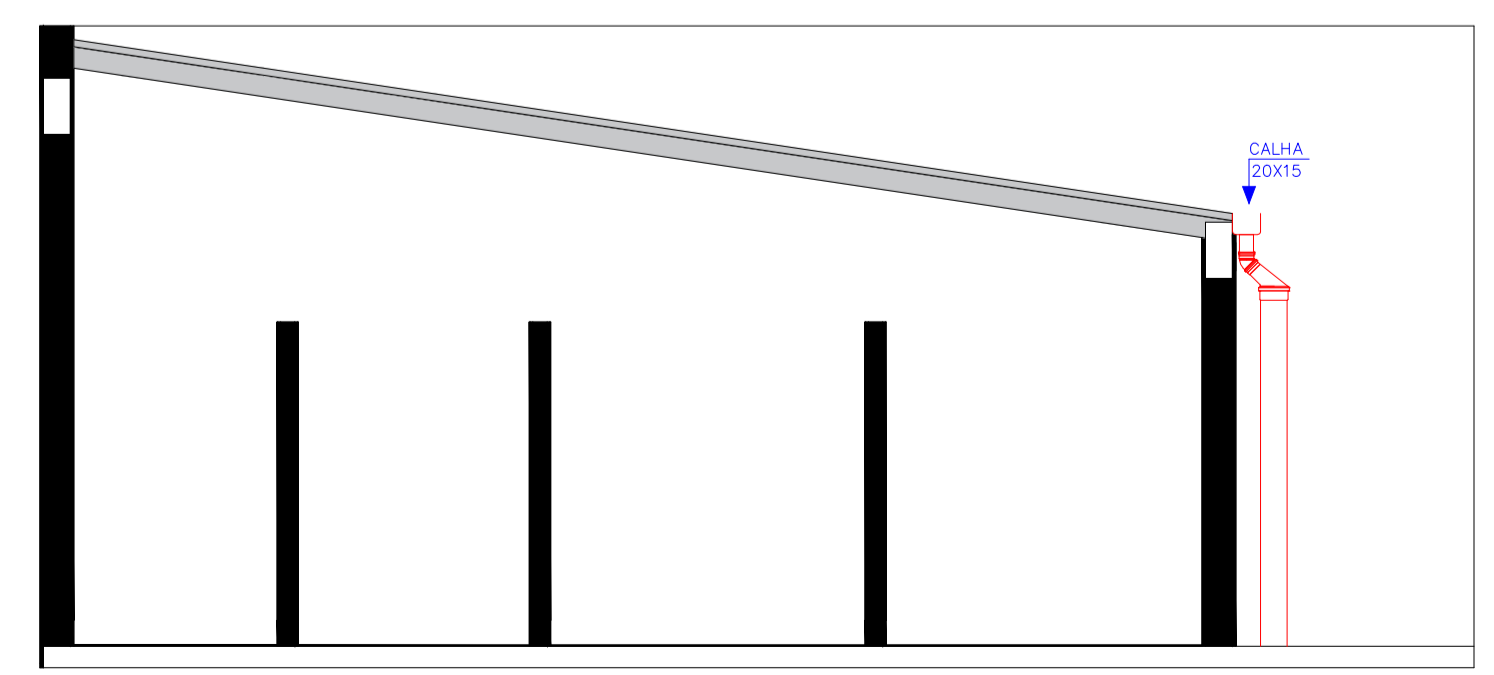


2 CORTE B
ESCALA 1:25




SERVIÇO PÚBLICO FEDERAL
MJ - POLÍCIA FEDERAL
COORDENAÇÃO GERAL DE PLANEJAMENTO E MODERNIZAÇÃO
DIVISÃO DE ENGENHARIA E ARQUITETURA

 GTED	SR/PF/PA	
	CNPJ: 00.394.494/0030-70 END: AV. JULIO CESAR, COM A. ALMIRANTE BARROSO - BARRO, SOUZA - BELÉM /PA PROJETO:	
PROJETO PARA REFORMA NAS ÁREAS TÉCNICAS		
OBRA: SR/PF/PA AUTOR: GTED/SR/PF/PA	ESCALA: INDICADA	PRANCHA Nº: 01/01
EDIFÍCIO SEDE DA PF/SR/PA AV. JULIO CESAR, 3251 BELÉMPA	CONTATO: gted_srpa@gmail.com gted_pa@pf.gov.br	DESENHO: GABRIELLA PAIXÃO DATA: MARÇO/2026

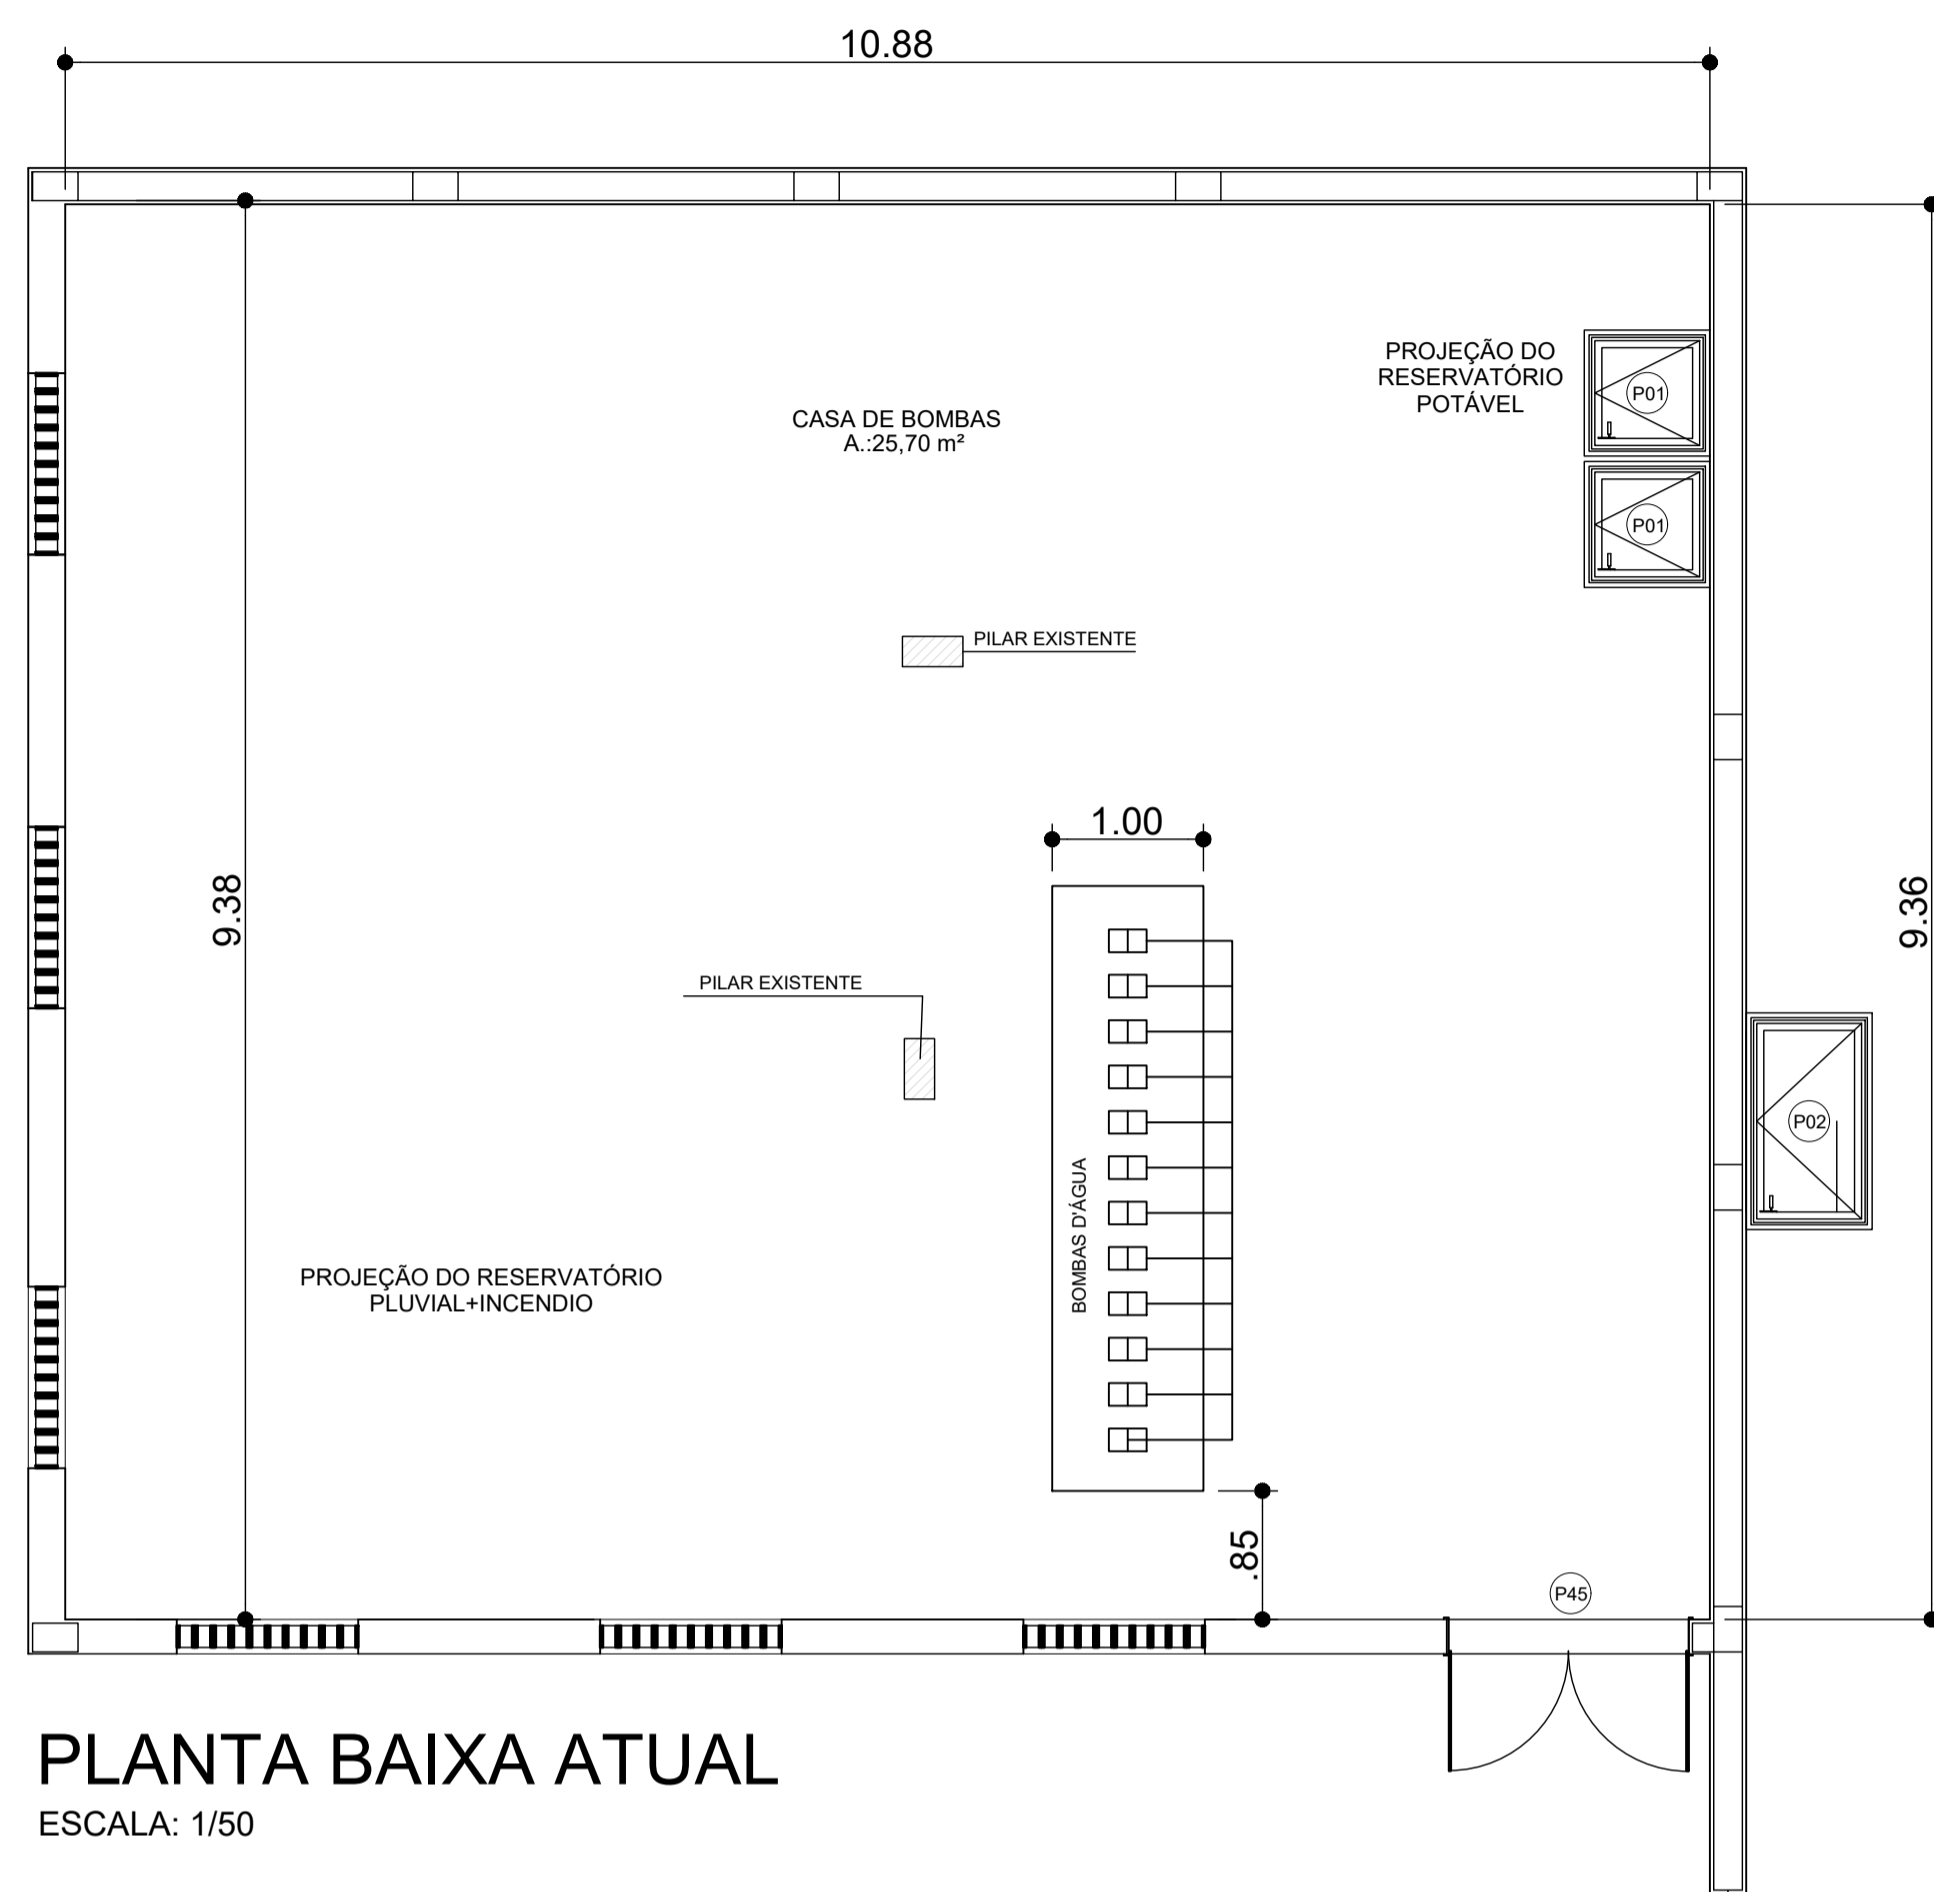


PLANTA BAIXA ATUAL
ESCALA: 1/50

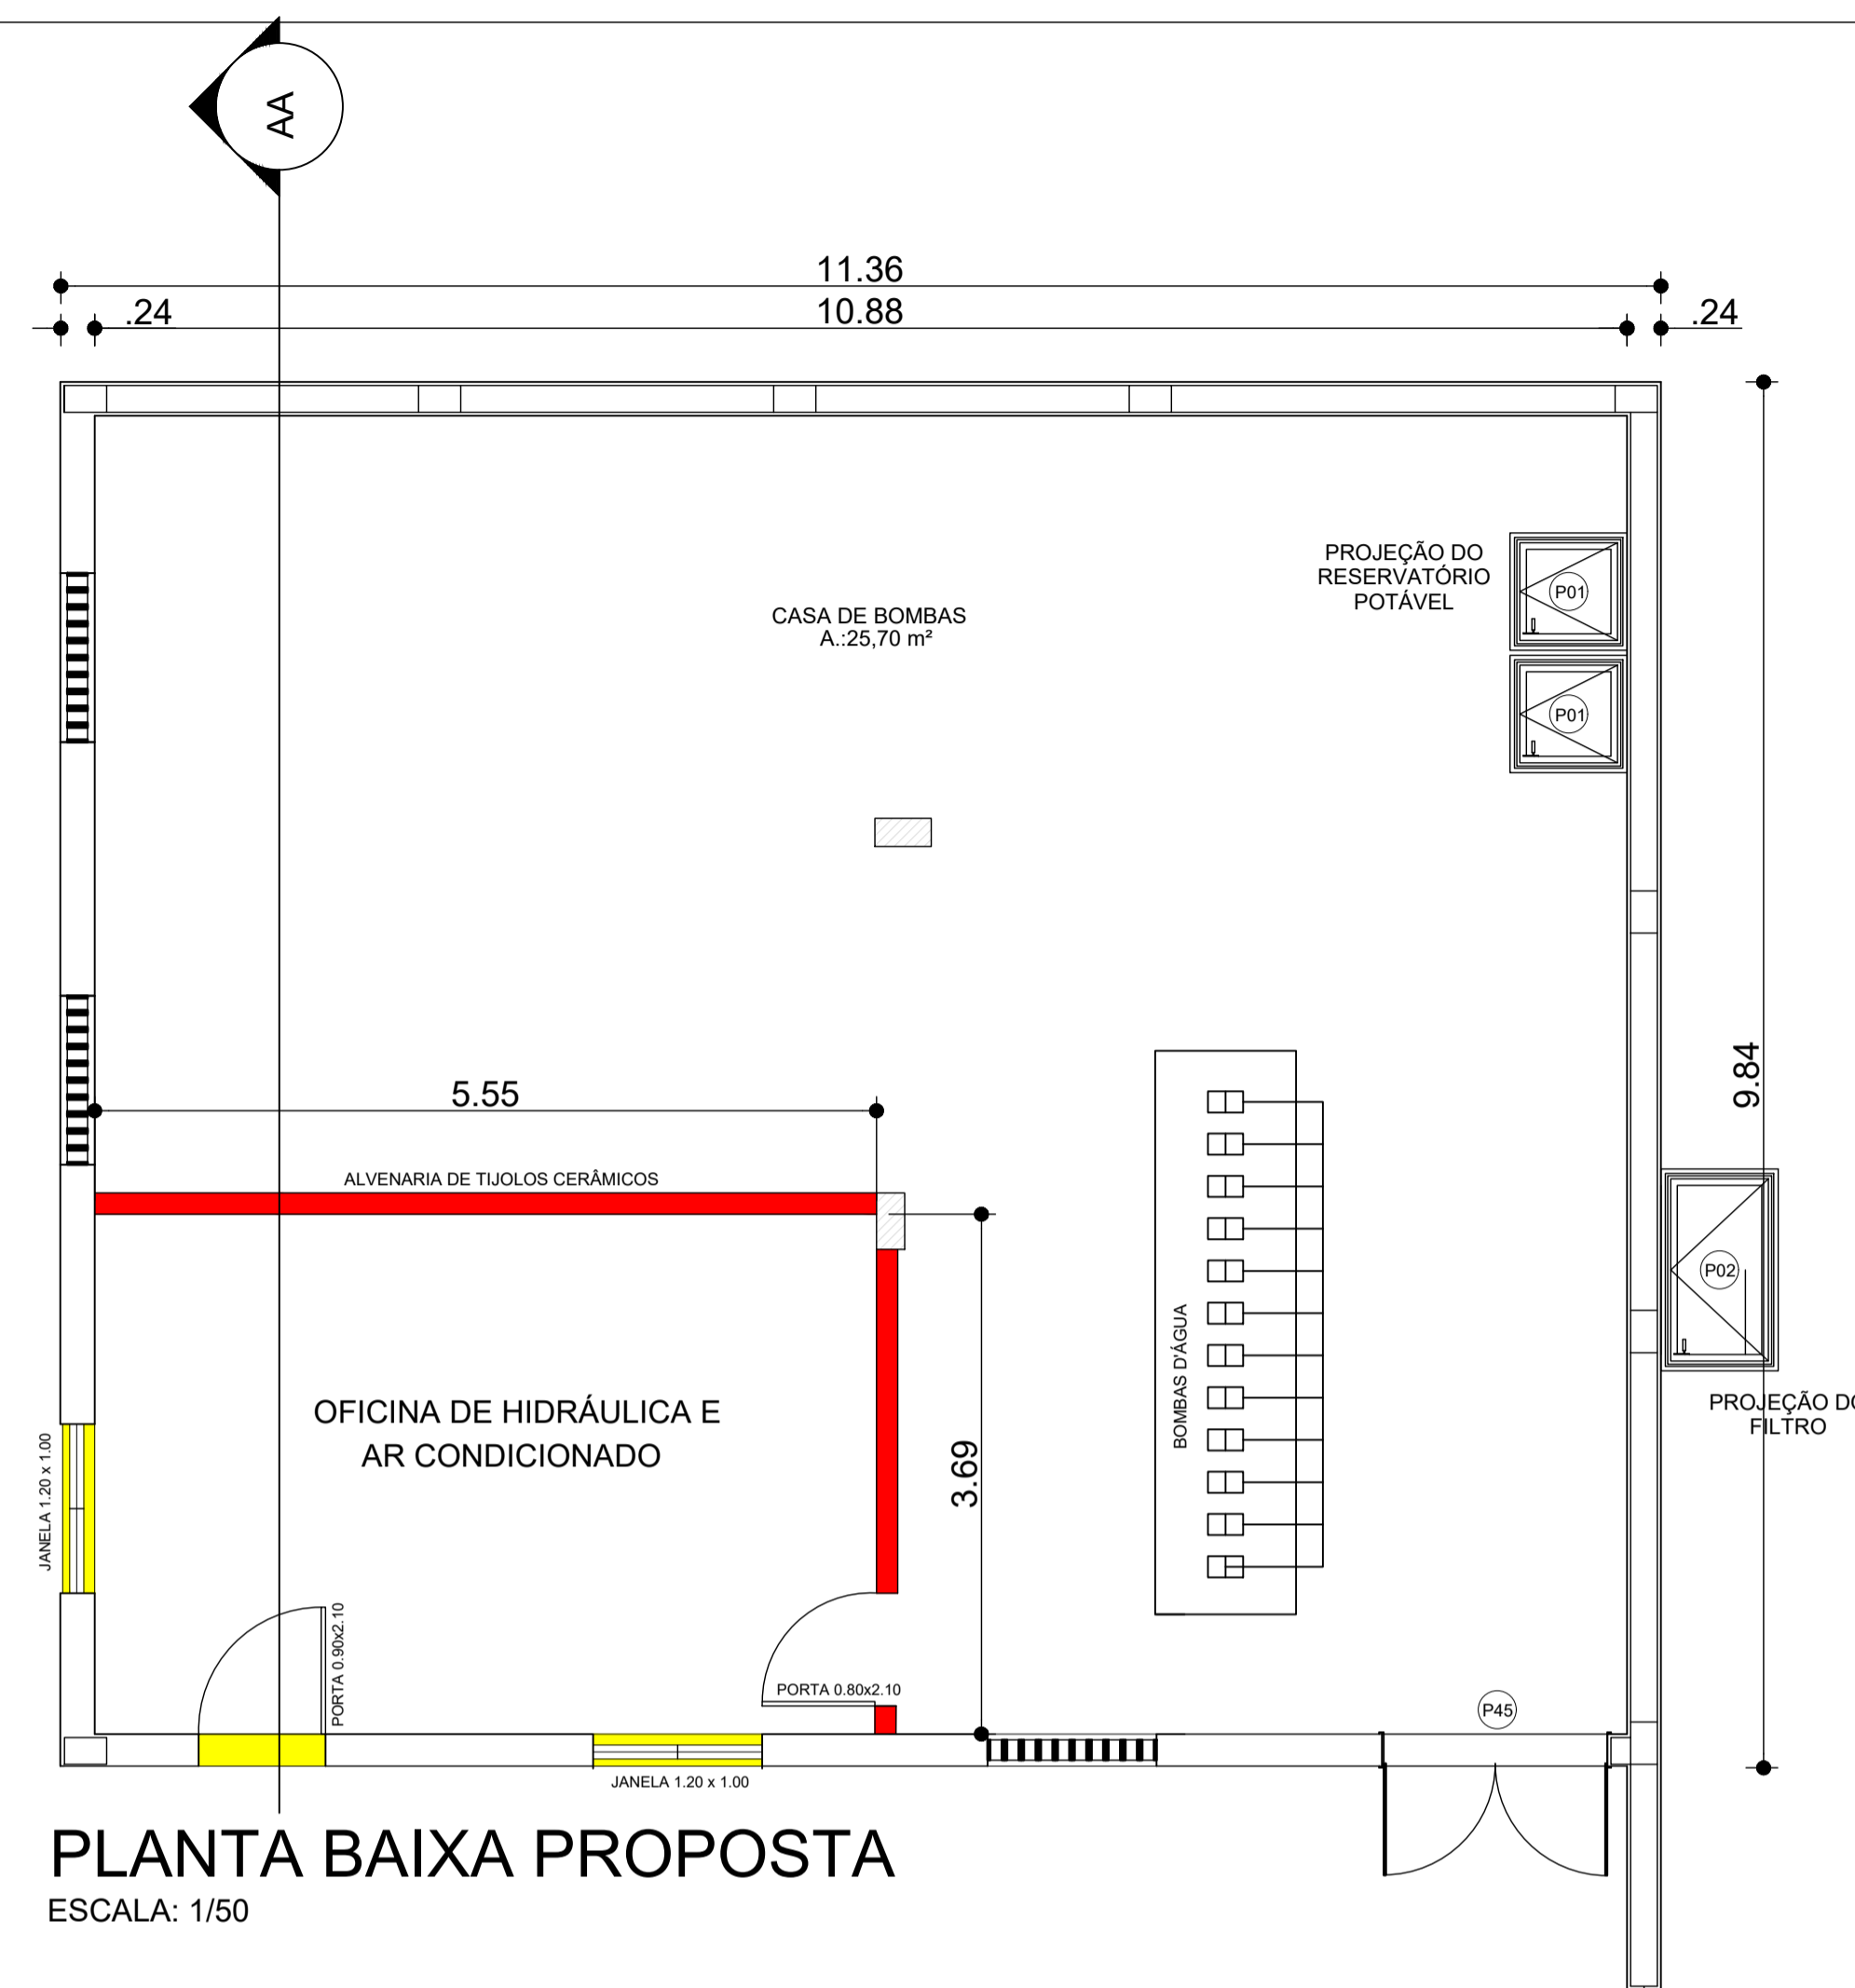


PLANTA BAIXA PROPOSTA
ESCALA: 1/50

- LEGENDA**
- DEMOLIR / RETIRAR
 - CONSTRUIR

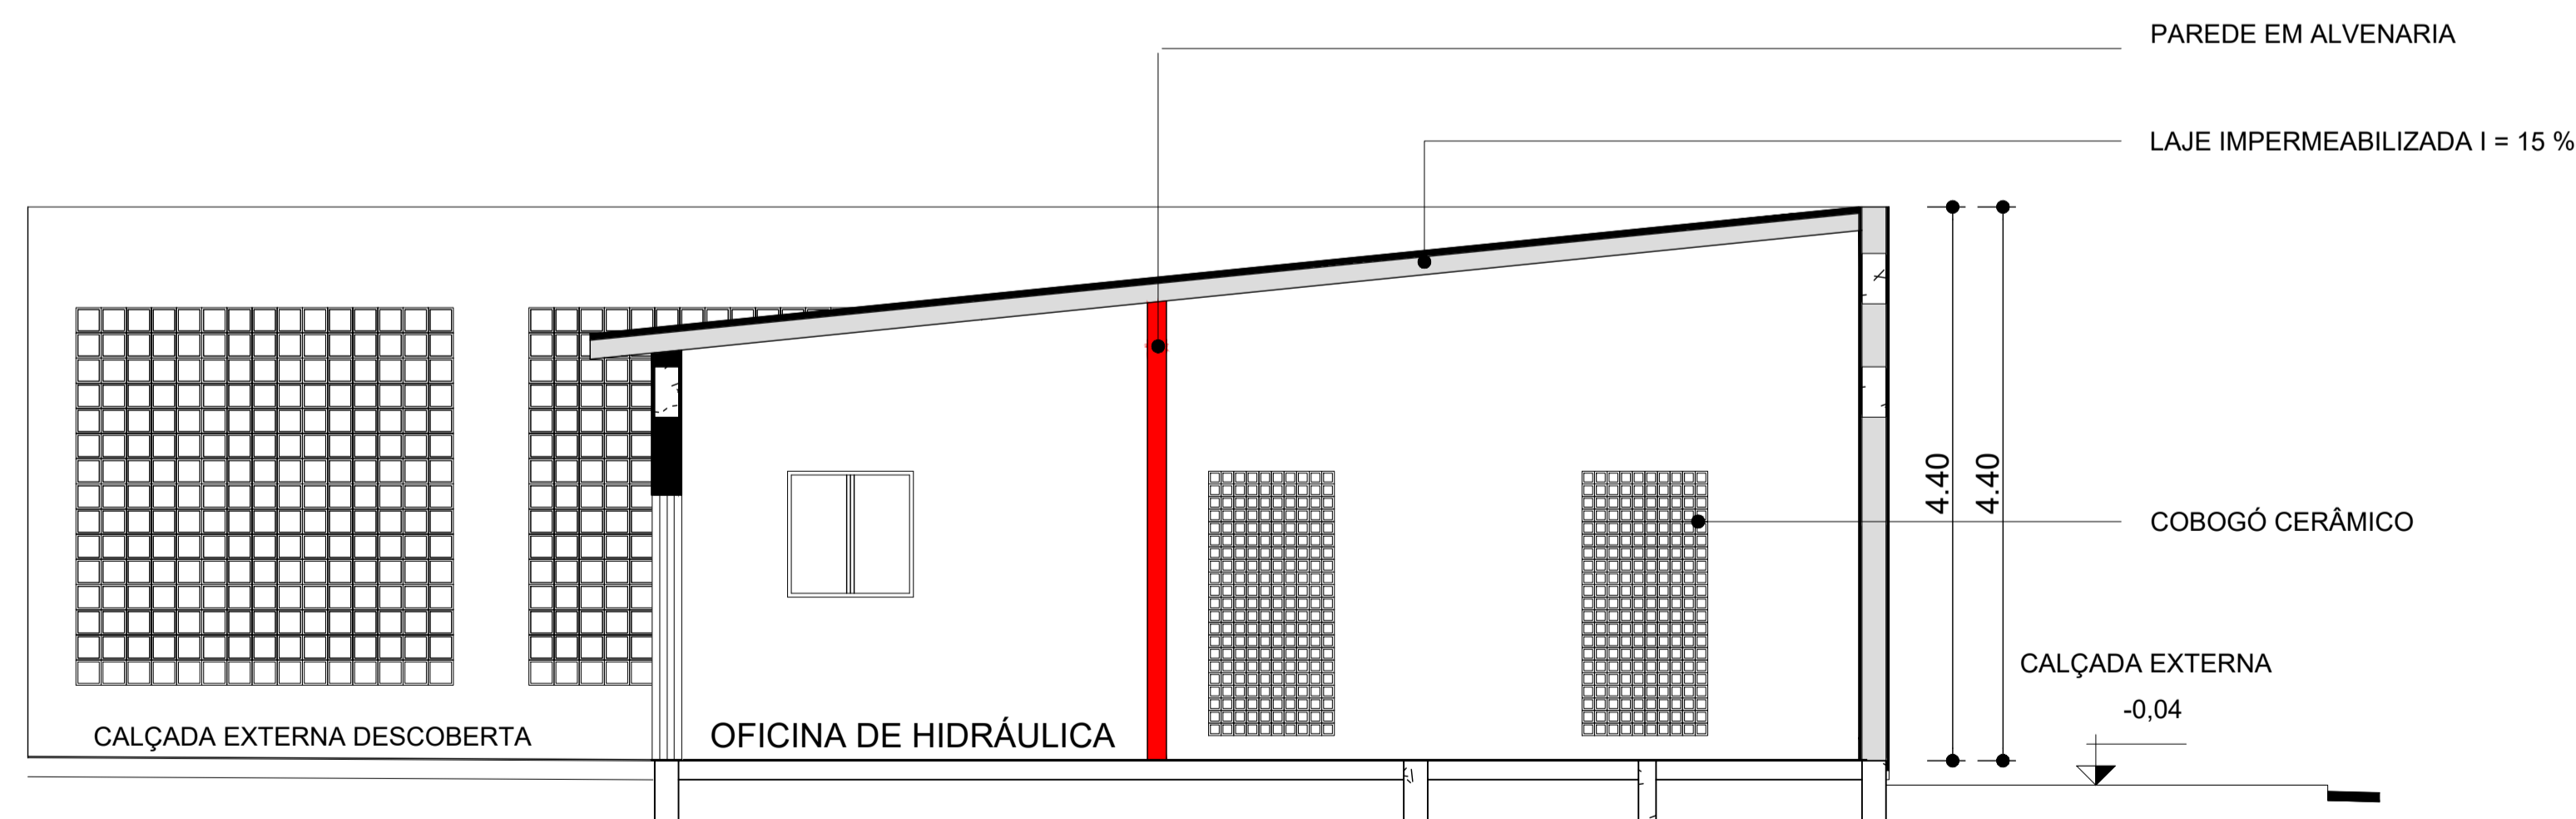

CORTE AA
ESCALA: 1/50



SERVIÇO PÚBLICO FEDERAL
MJ - POLÍCIA FEDERAL
COORDENAÇÃO GERAL DE PLANEJAMENTO E MODERNIZAÇÃO
DIVISÃO DE ENGENHARIA E ARQUITETURA

APROVAÇÃO PF:

MARCONI SIMÕES COSTA
AUTOR DO PROJETO

OMAR GABRIEL HAJ MUSSI
DIRETOR DE ADMINISTRAÇÃO E LOGÍSTICA POLICIAL-DLOG

ROBERVAL RÉ VICALVI
COORDENADOR-GERAL DE PLANEJAMENTO E MODERNIZAÇÃO-CPLAM




MARIA CLÁUDIA SCHIAVOLINI CORREIA
CHEFE DE DIVISÃO DE ENGENHARIA E ARQUITETURA-DEA

ALEXANDRE DE ANDRADE SILVA
SUPERINTENDENTE REGIONAL DA POLÍCIA FEDERAL NO ESTADO DO PARÁ


GTED/SR/PA	OBRA: SR/PF/PA	DATA DE INÍCIO: 08/05/2025	DATA DE TÉRMINO: 08/05/2025
PROJETO DE REFORMA PARA CONSTRUÇÃO DE UMA ÁREA DE OFICINA			
ASSUNTO: ÁREAS TÉCNICAS	ÁREAS:	FRANQUIA Nº: ÚNICA	
AUTOR:	REVISÃO: VILHENA	DATA: DEZ/2025	
CONTATO:			

E T E

CASA PARA PROTEÇÃO DO QUADRO DE FORÇA

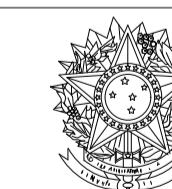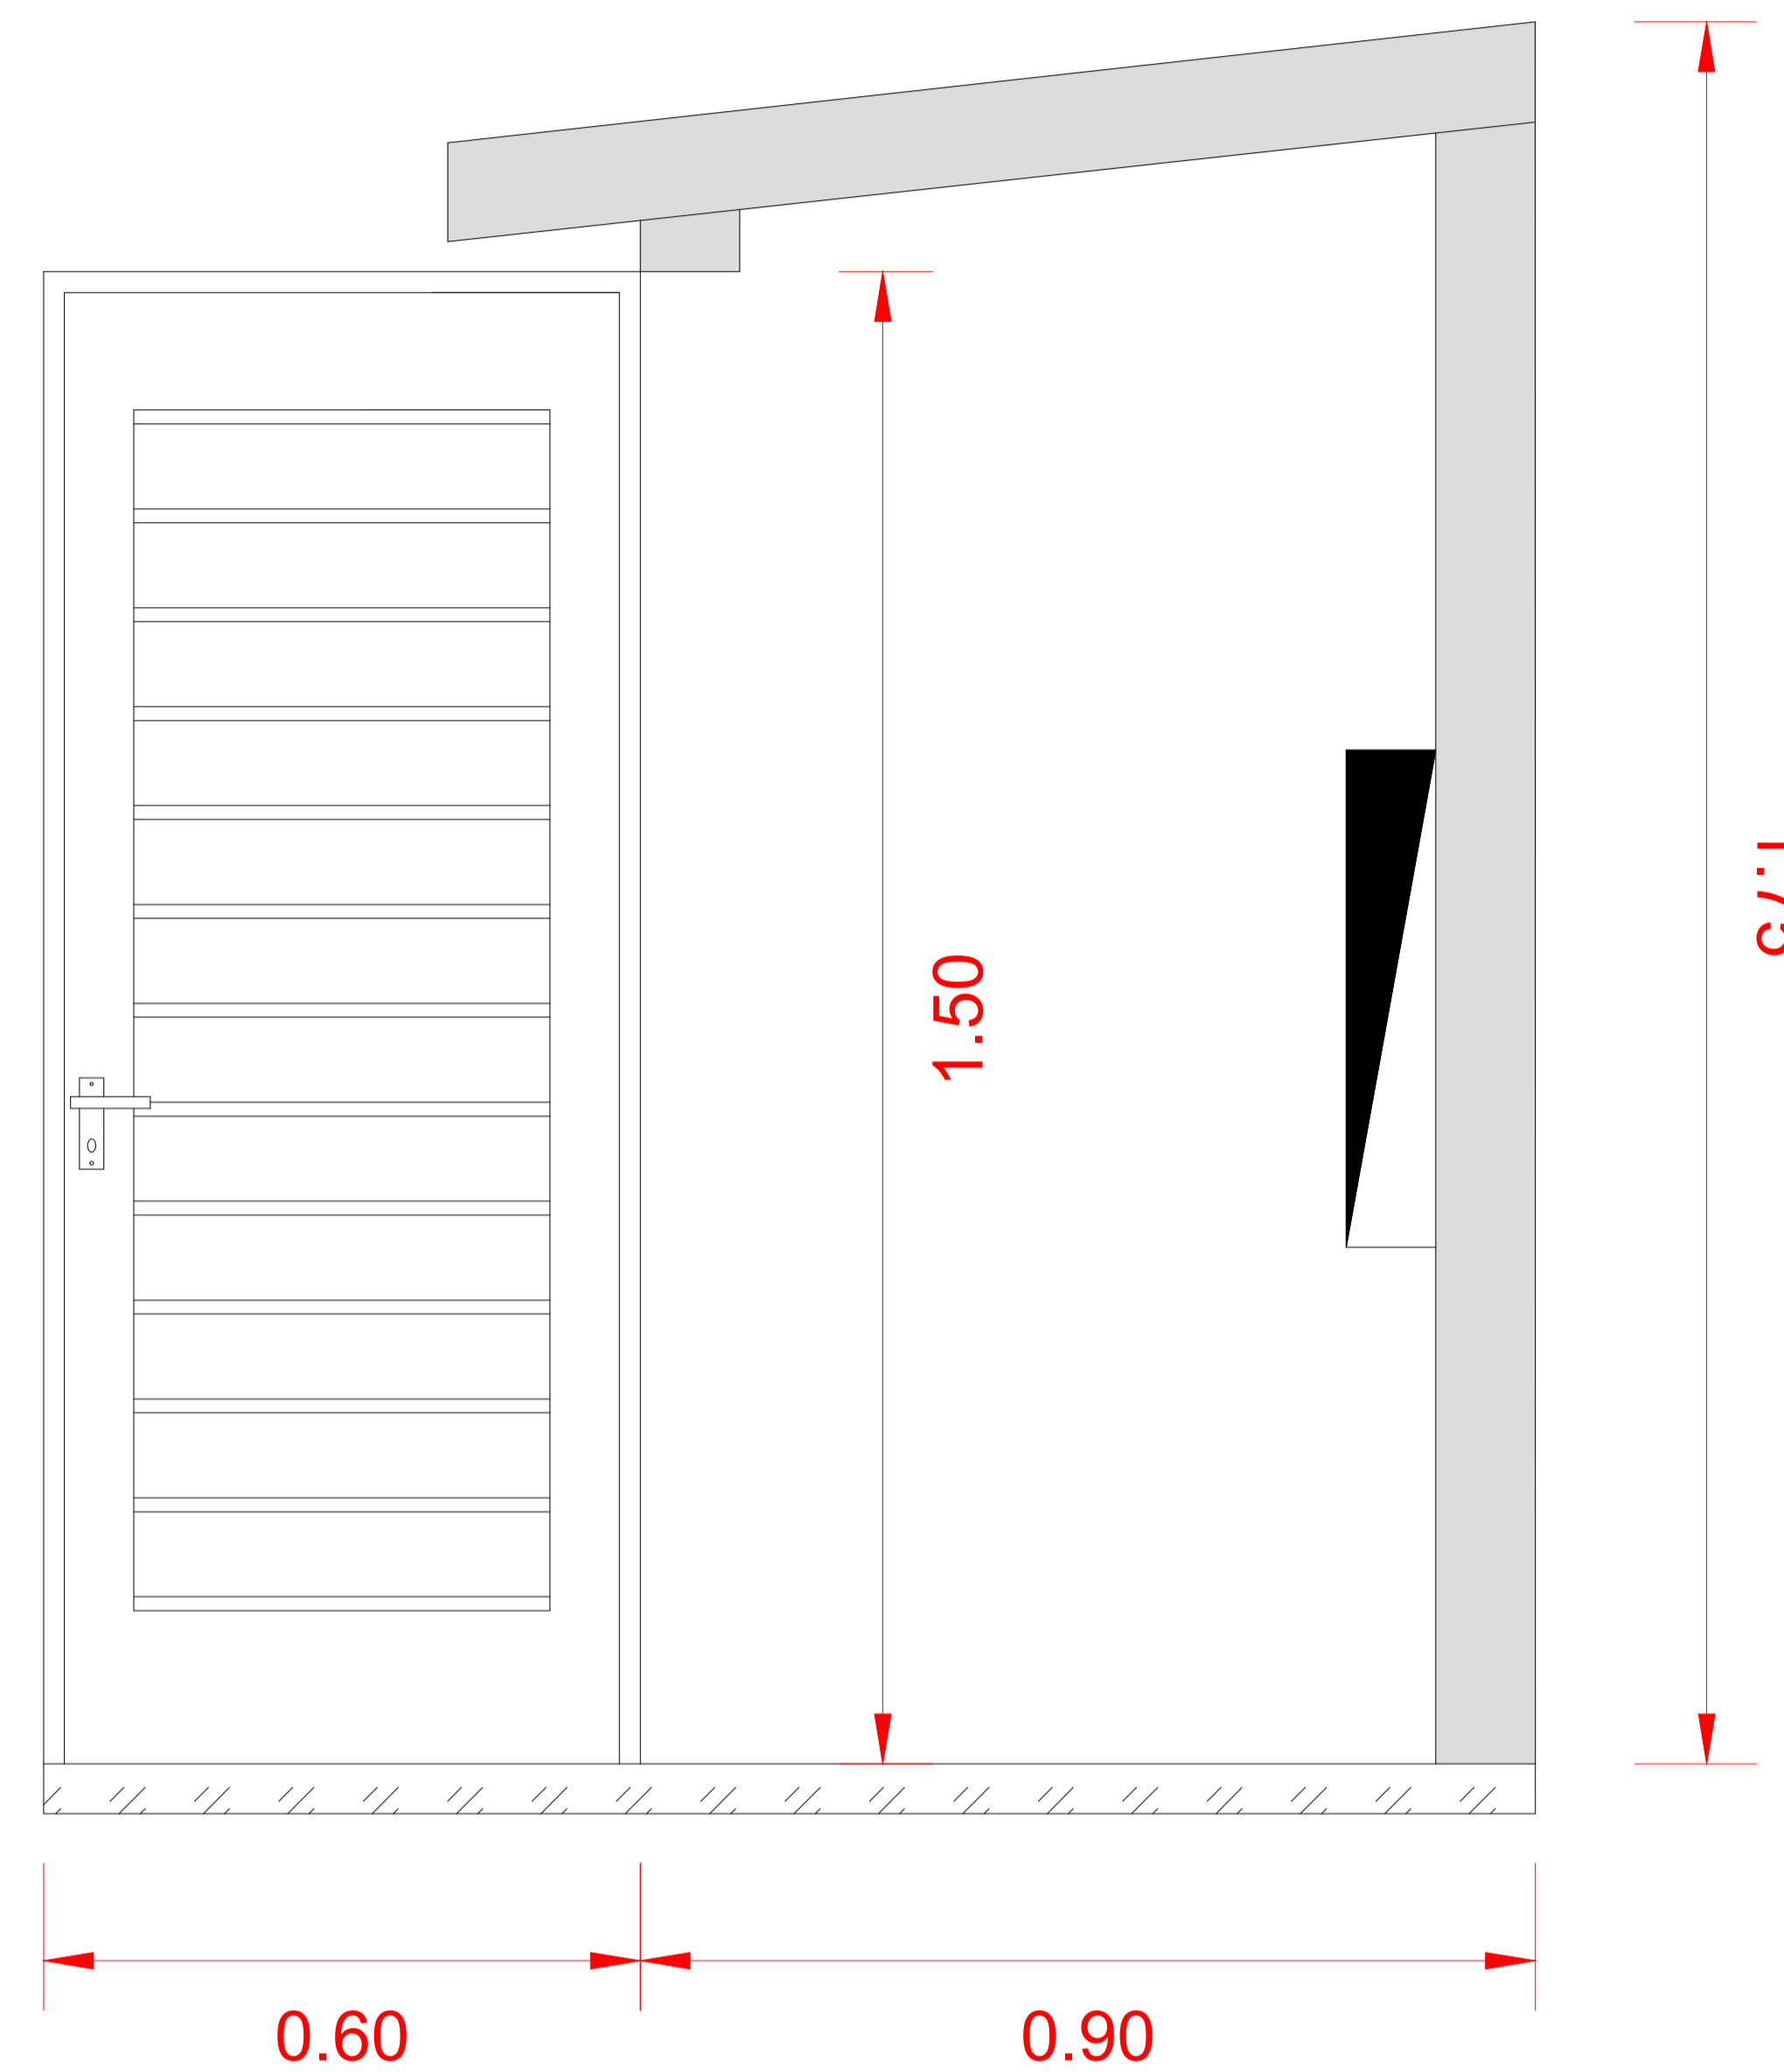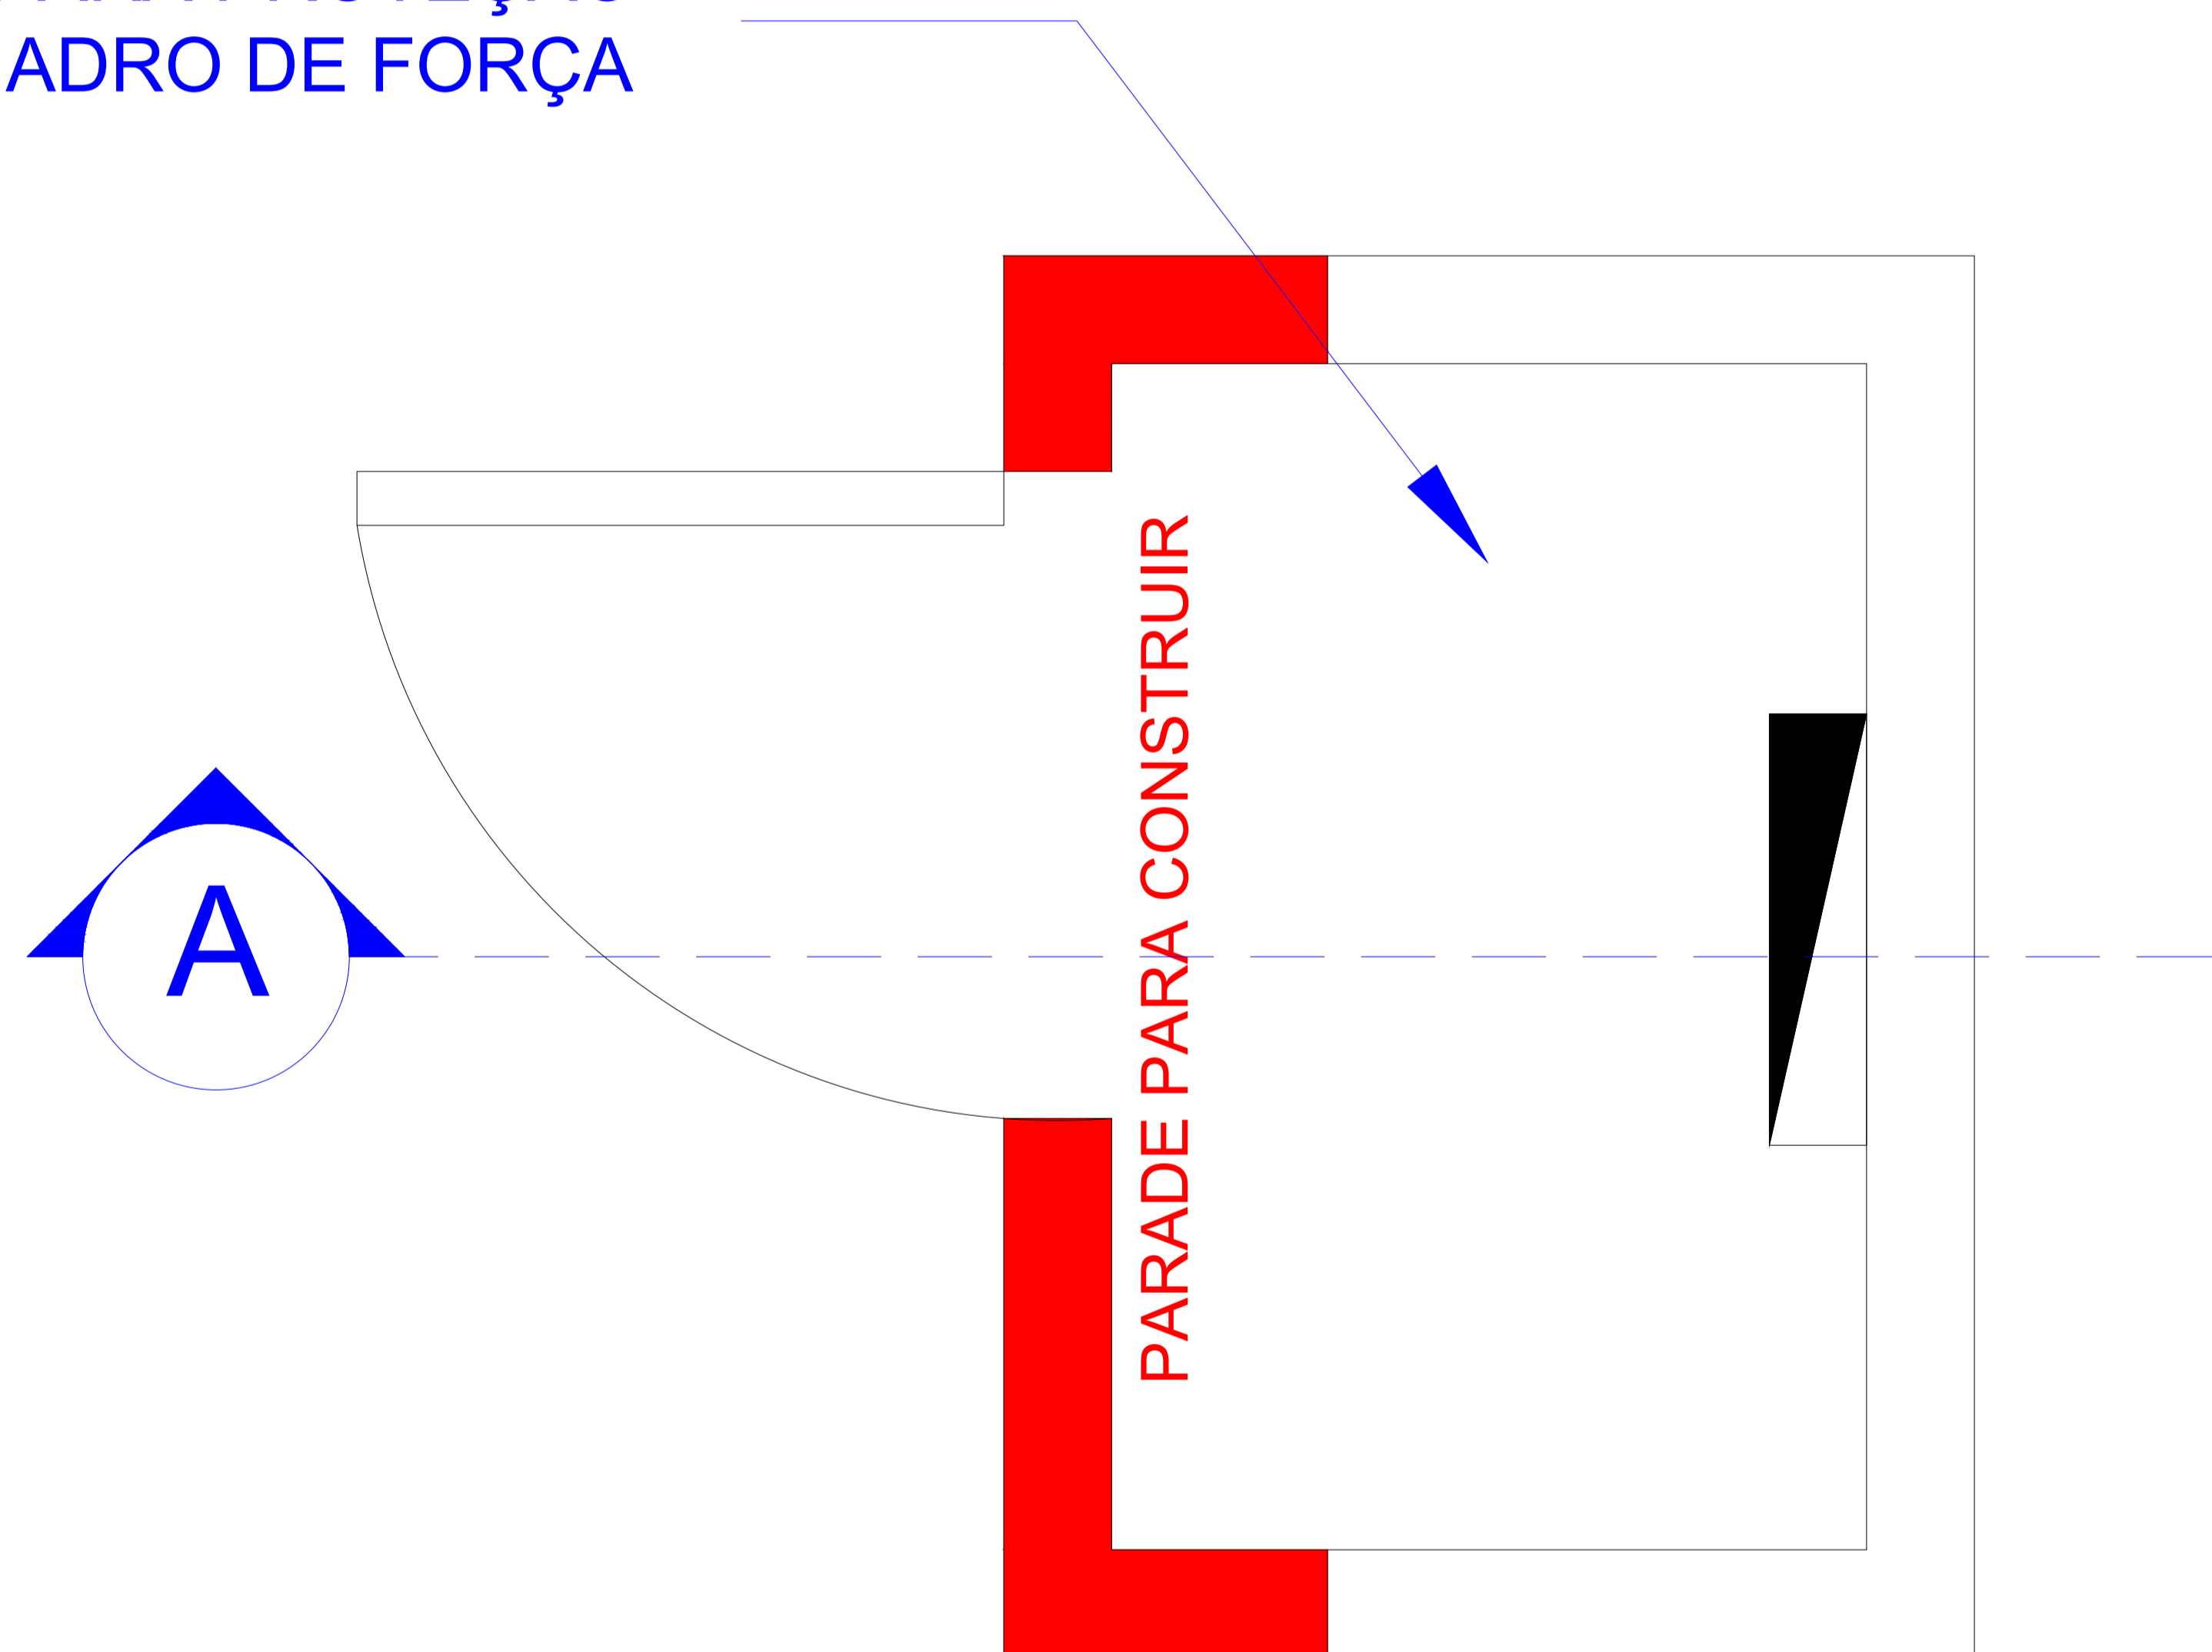

SERVIÇO PÚBLICO FEDERAL
MJ - POLÍCIA FEDERAL
COORDENAÇÃO GERAL DE PLANEJAMENTO E MODERNIZAÇÃO
DIVISÃO DE ENGENHARIA E ARQUITETURA

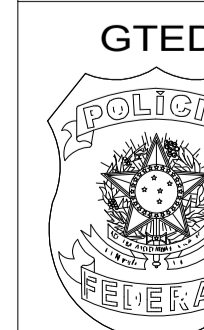

EDIFÍCIO SEDE DA PF/SR/PA
AV. JULIO CESAR, 3251
BELEM/PA

SR/PF/PA
CNPJ: 00.394.494/0030-70
END: AV. JULIO CESAR, COM A. ALMIRANTE BARROSO - BARRO: SOUZA - BELEM /PA
PROJETO:
PROJETO PARA ADEQUAÇÃO DA CASA DE PROTEÇÃO DO QUADRO ELÉTRICO DA ETE
OBRA: SR/PF/PA
AUTOR: GTED/SR/PF/PA
CONTATO: gted.srpa@gmail.com
gted.pa@pf.gov.br
ESCALA: 1:200
PRANCHA Nº: 01/01
DESENHO: GABRIELLA PAIXÃO
DATA: ABRIL/2026